



# COMUNE DI BENEVENTO

**P.U.A.**  
**RIQUALIFICAZIONE AREE URBANE DEGRADATE (EDILIZIA RES.LE E SOCIALE)**  
 Legge Regione Campania n° 19/2009 e n° 1/2011 art. 7 comma 2  
 in località Via F. De Sanctis - Via E. Montale  
 Proponente: SO.CO.GEN. S.r.l. - Benevento

## "THE CRESCENT HOUSE"




Elaborato n° **3.6\*** Oggetto: **ELABORATI DI PROGETTO**  
 Opere di urbanizzazione: **planimetrie**

<b>Data:</b> Febbraio 2018	<b>Scala:</b> 1:200	<b>Progettisti</b> arch. Vincenzo Carbone ing. Giovanni Quarantiello
<b>Elaborato modificato a seguito parere settore OO.PP.</b> Comune di Benevento prot. 7811 del 24.01.2018		
<b>Committente</b> SO.CO.GEN. S.r.l. - Benevento		

Questo documento è di nostra proprietà esclusiva. E' proibita la riproduzione anche parziale e la cessione a terzi senza la nostra autorizzazione.

### Rete elettrica e PP.II. scala 1:200

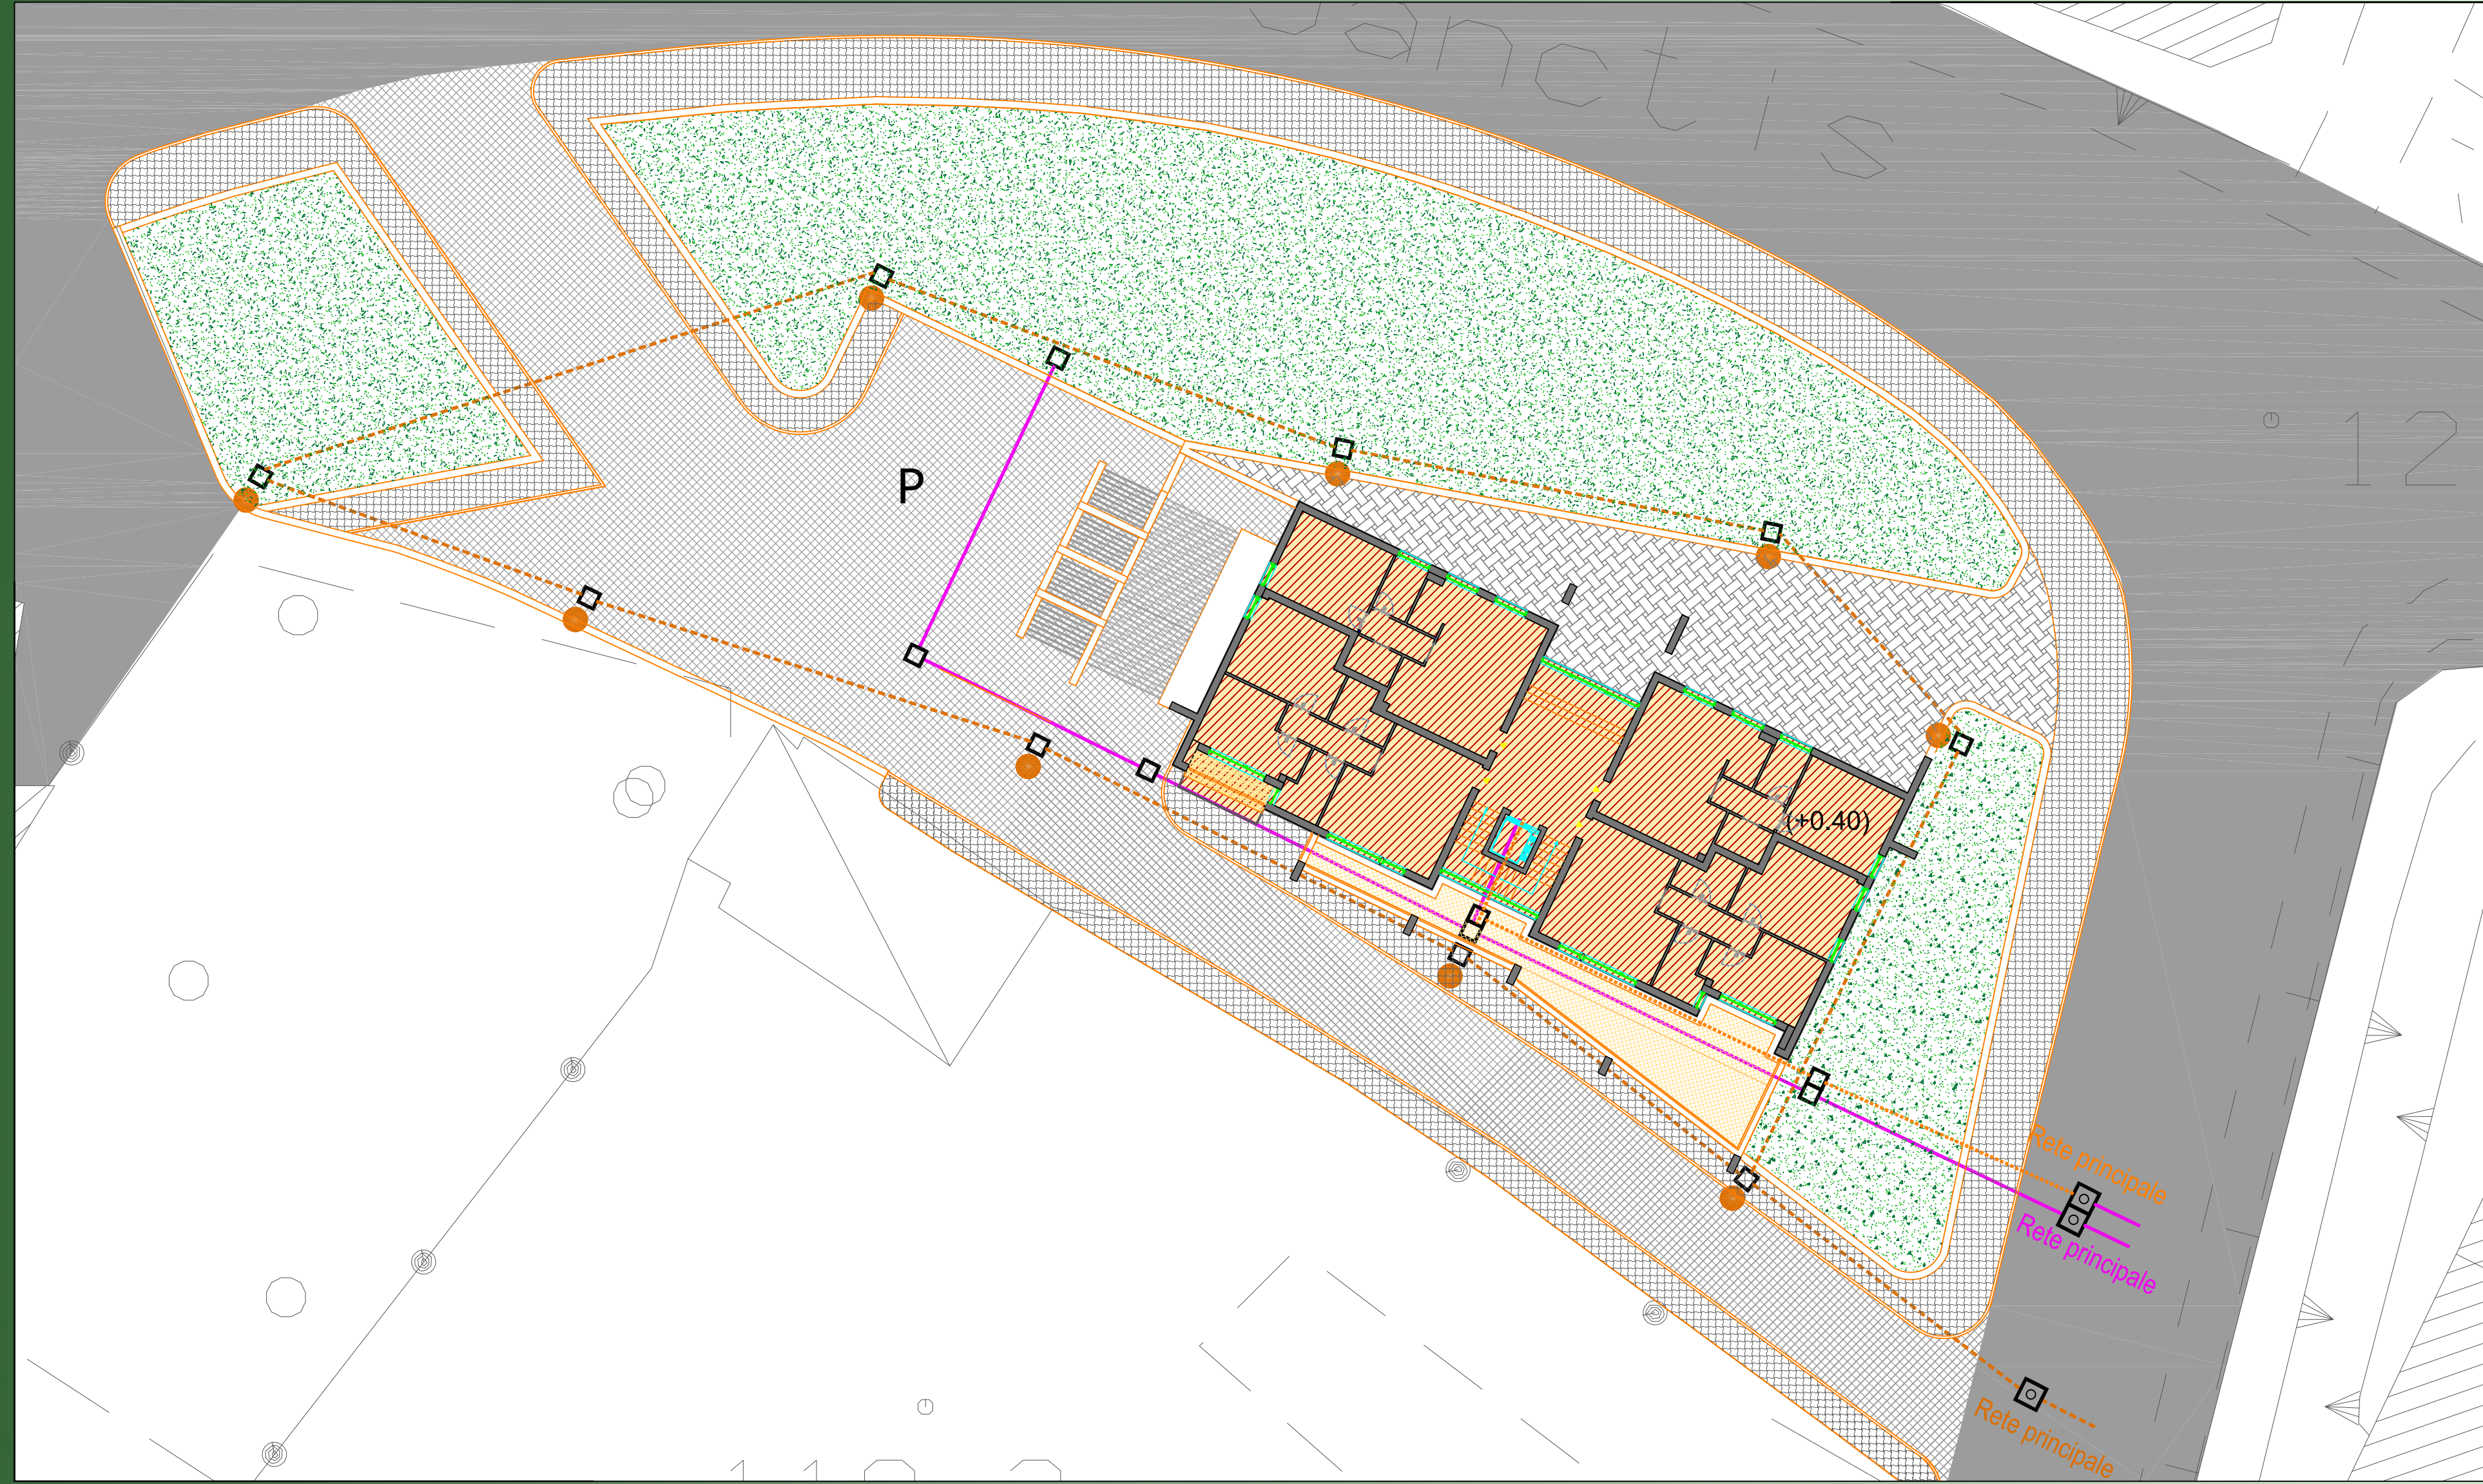

### Legenda

#### Legenda

Planimetria rete sottoservizi (Enel - Idrico - PP.II.)

- Rete adduzione idrica (tubi in polietilene Ø 63)
- Rete adduzione gas metano
- Rete impianto elettrico
- Rete impianto telefonico
- Rete impianto PP.II. (4x16)
- Corpo illuminante su palo (1 o 2 sbracci)
- Pozzetto di innesto
- Pozzetto

### Rete idrica e gas metano scala 1:200

